


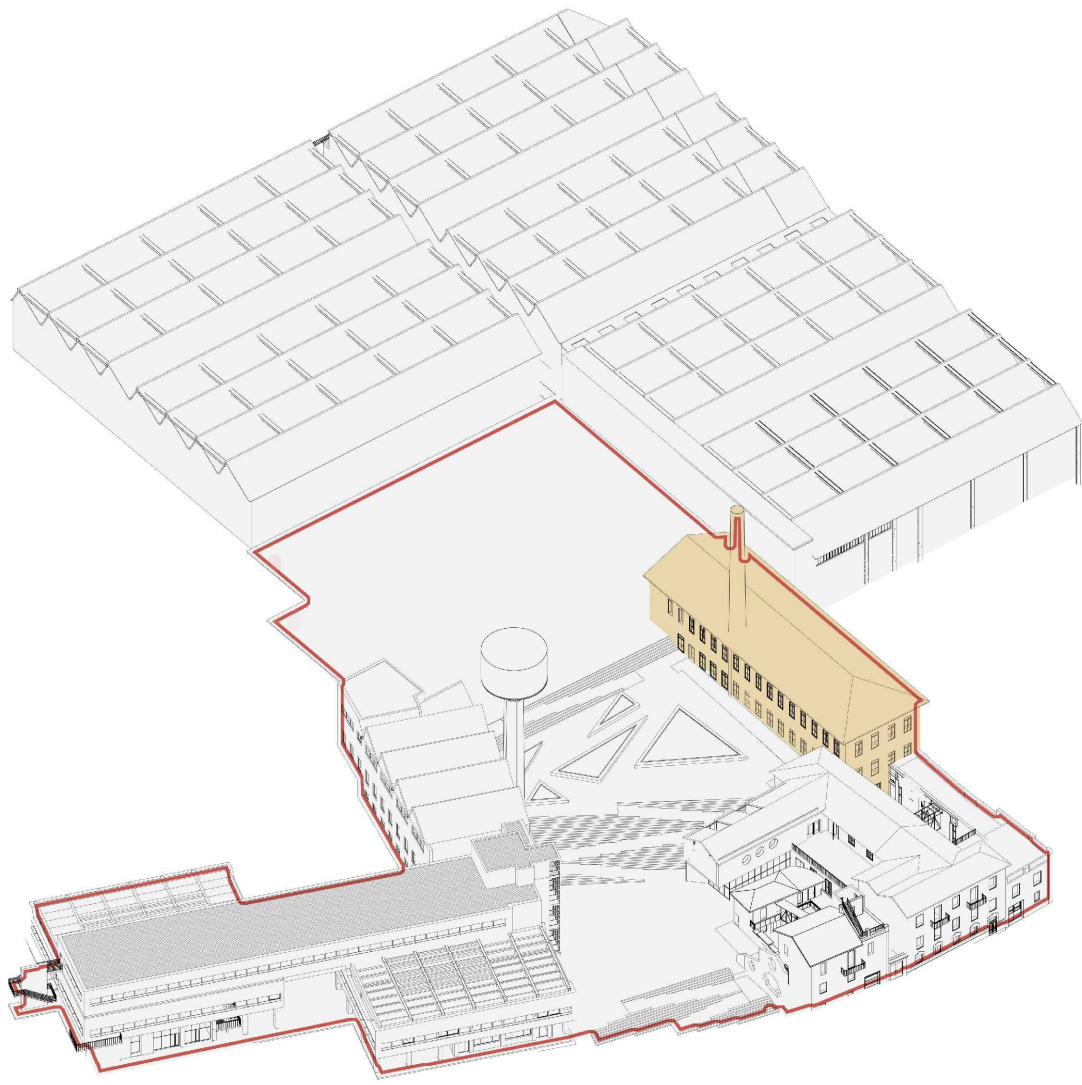

LEGENDA

ATTACCO MOTOPOMPA VVF PER IMPIANTO ANTINCENDIO

NASPO A CASSETTA UNI 25 - ATTACCO 1"1/4 - RAGGIO COPERTURA 25 METRI

RETE ANTINCENDIO INTERRATA IN PEAD PN 16

RETE ANTINCENDIO A VISTA IN ACCIAIO

AREA PROTETTA DA IMPIANTO ANTINCENDIO - SPAZI MUSEALI

COMPARTIMENTAZIONE RESISTENTE AL FUOCO (min. REI 60)

PERCORSO DI ESODO DI USCITA VERSO IL BASSO

PERCORSO DI ESODO DI USCITA ORIZZONTALE

PERCORSO DI ESODO DI USCITA VERSO L'ALTO

USCITA DI SICUREZZA

NOTA: Nelle successive fasi progettuali si suggerisce di adottare un approccio FSE (Fire Safety Engineering) per l'esecuzione delle verifiche antincendio, al fine di allineare il layout finale di compartimentazioni, percorsi d'esodo, ed uscite di sicurezza al progetto architettonico posto a base di gara.

NOTA: sarà prevista l'installazione di un naspo anche a livello del soppalco

artom & zanotti architetti associati | via vanchiglia 9 | 10124 torino
tel. 011 / 817.41.70 e-mail : studio@artomzanotti.it www.artomzanotti.it

CITTA' METROPOLITANA DI TORINO

CITTA' DI CHIERI (TO)
AREA SERVIZI TECNICI
Servizio Infrastrutture, OOPP, Patrimonio
Valorizzazione e Manutenzione Patrimonio
Via Palazzo di Ciba, 10 - 10123 CHIERI

Ministero della Cultura

Al_Di_103

Data: Aprile 2023
CIG: 9408757FE2 Lotto A 1° Stralcio
Aggiornamento: rev.3

Denominazione: Piani Urbani Integrati - MSC2 - Investimento 2.2
Progetto di Fattibilità Tecnico Economica P.F.T.E
IMPIANTO ANTINCENDIO
PIANO SECONDO

scala: 1:100

Il Progettista: Arch. Carlo Italo Zanotti Coli ci: Monika Makowiczanko
Consulenti ingg.: Renato Barra, strutture
Luca Corongiu, impianti meccanici e antincendio
Enrico Guiot, impianti elettrici e fotovoltaici
Firma:

PIANTA PIANO SECONDO
Scala 1:100